

Proyecto final de carrera previo a la obtención del título de arquitectos.  
Escuela de Arquitectura

Cuenca, Ecuador, 2024  
Tomo II

**Autores**

Pamela Alejandra **Amoroso** Galarza


Jorge Romeo **Muñoz** Córdova


**Director**

Arq. Mg. Rubén Culcay




## Proyecto arquitectónico para la escuela de Educación Básica “Catalina Guerrero” en la parroquia El Valle.

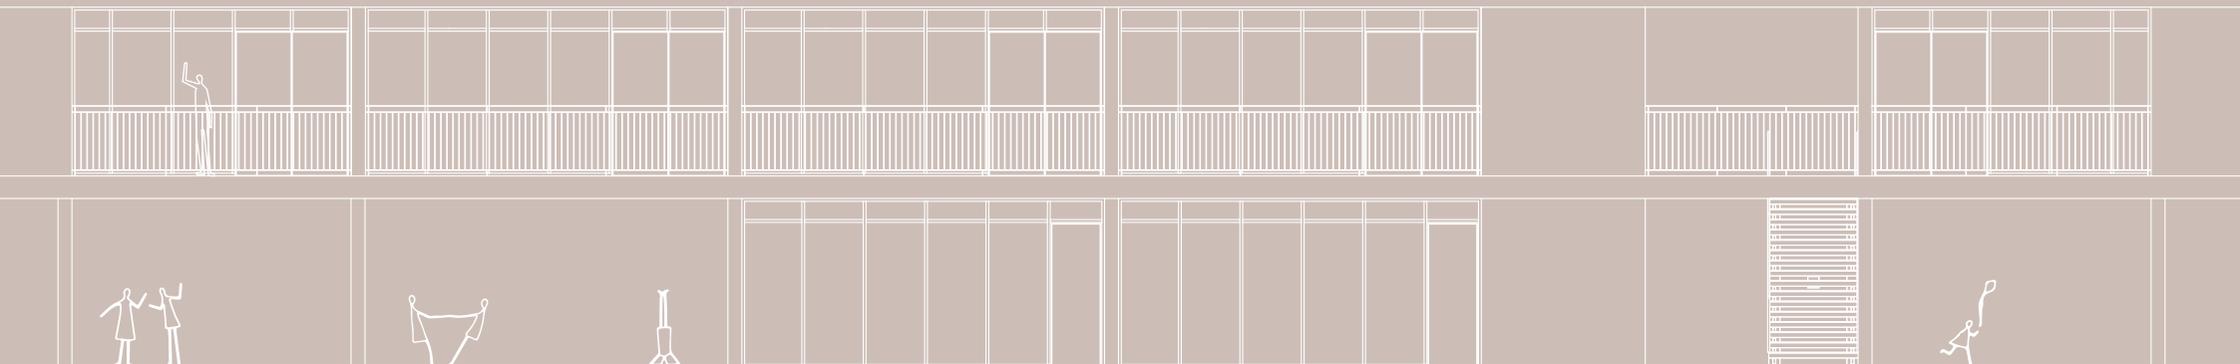


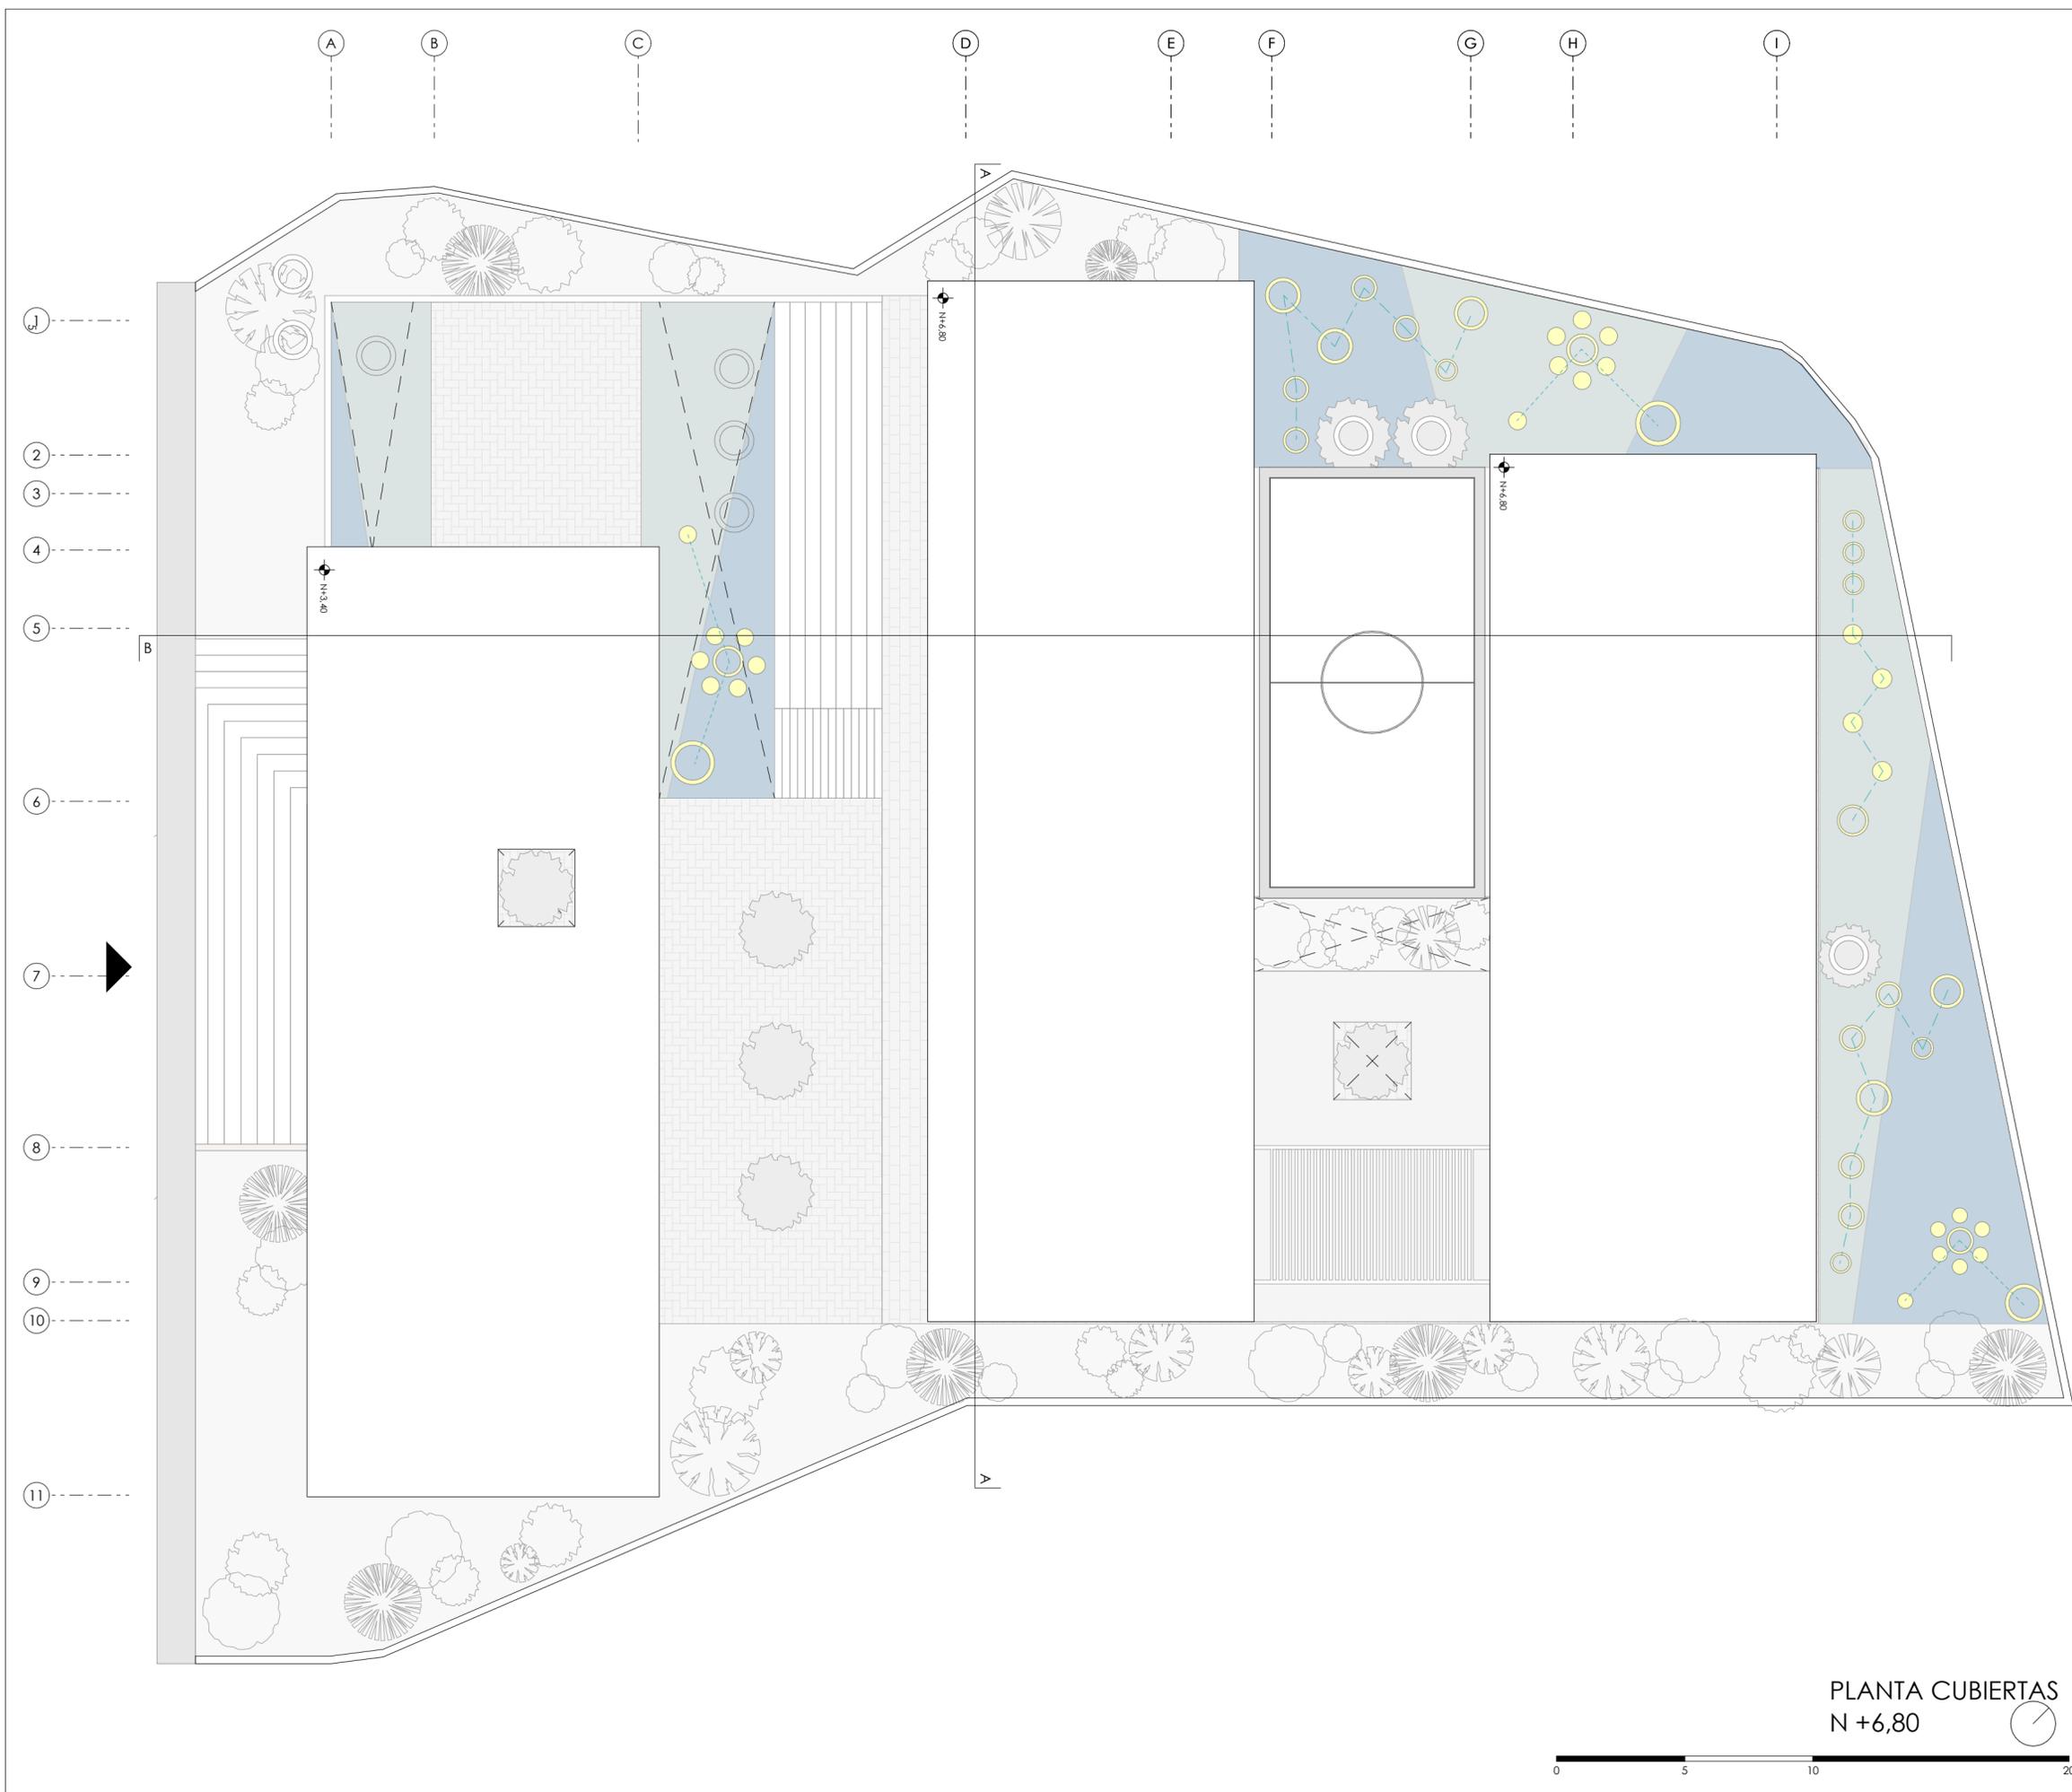

PLANTA CUBIERTAS  
N + 6,80

 

PROYECTO ARQUITECTÓNICO PARA LA ESCUELA DE EDUCACIÓN BÁSICA CATALINA GUERRERO, EN LA PARROQUIA DEL VALLE, CUENCA.	
TEMA: PROYECTO A MEDIANA ESCALA	
ESCALA: 1: 175	
OBSERVACIONES:	
Diseño: Pamela Amoroso / Jorge Muñoz C Dibujo: Pamela Amoroso / Jorge Muñoz C Revisión: Arq. Rubén Culcay	
Est. Pamela Amoroso Cédula: 0302337209	Est. Jorge Muñoz C Cédula: 0106067945
CONTIENE: PLANTA CUBIERTAS N + 6,80	Cuenca, 14/06/2024 A2-01

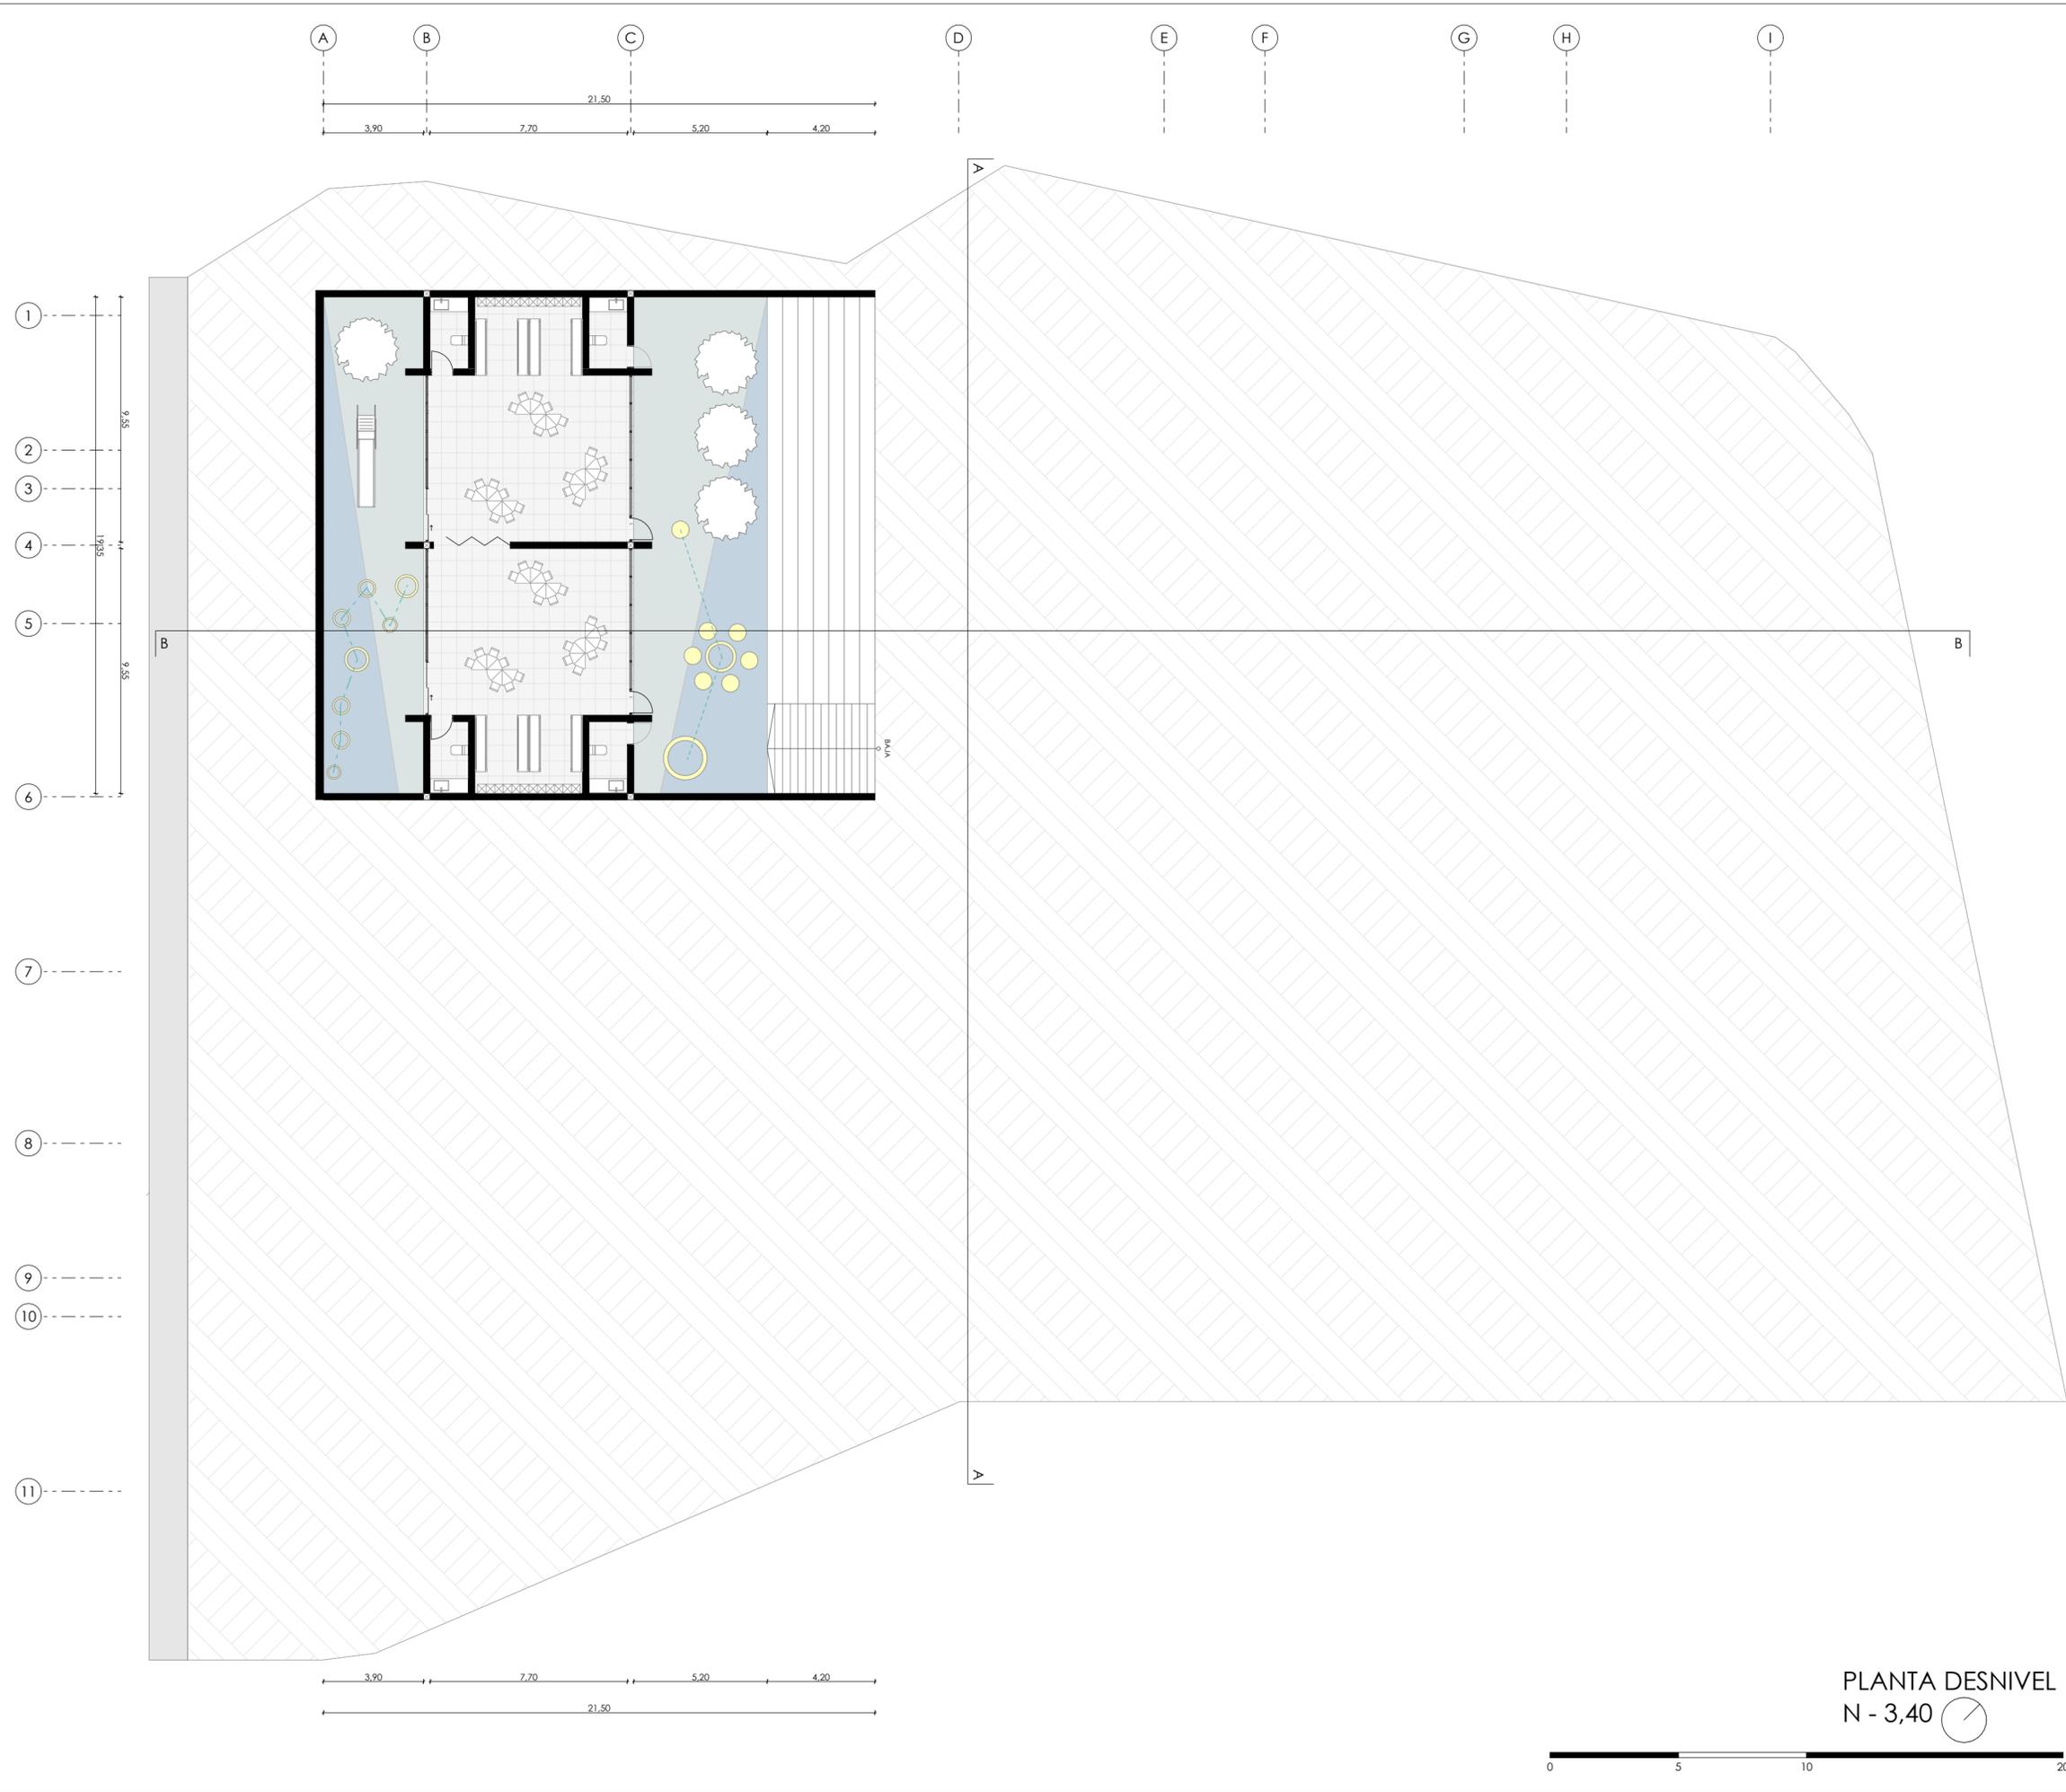

PROYECTO ARQUITECTÓNICO PARA LA ESCUELA DE EDUCACIÓN BÁSICA CATALINA GUERRERO, EN LA PARROQUIA DEL VALLE, CUENCA.

TEMA: PROYECTO A MEDIANA ESCALA

ESCALA: 1: 175

OBSERVACIONES:

Diseño: Pamela Amoroso / Jorge Muñoz C  
 Dibujo: Pamela Amoroso / Jorge Muñoz C  
 Revisión: Arq. Rubén Culcay

Est. Pamela Amoroso Cédula: 0302337209      Est. Jorge Muñoz C Cédula: 0106067945


CONTIENE:  
 PLANTA DESNIVEL N - 3,40

Cuenca, 14/06/2024


A2-02

PLANTA DESNIVEL  
 N - 3,40



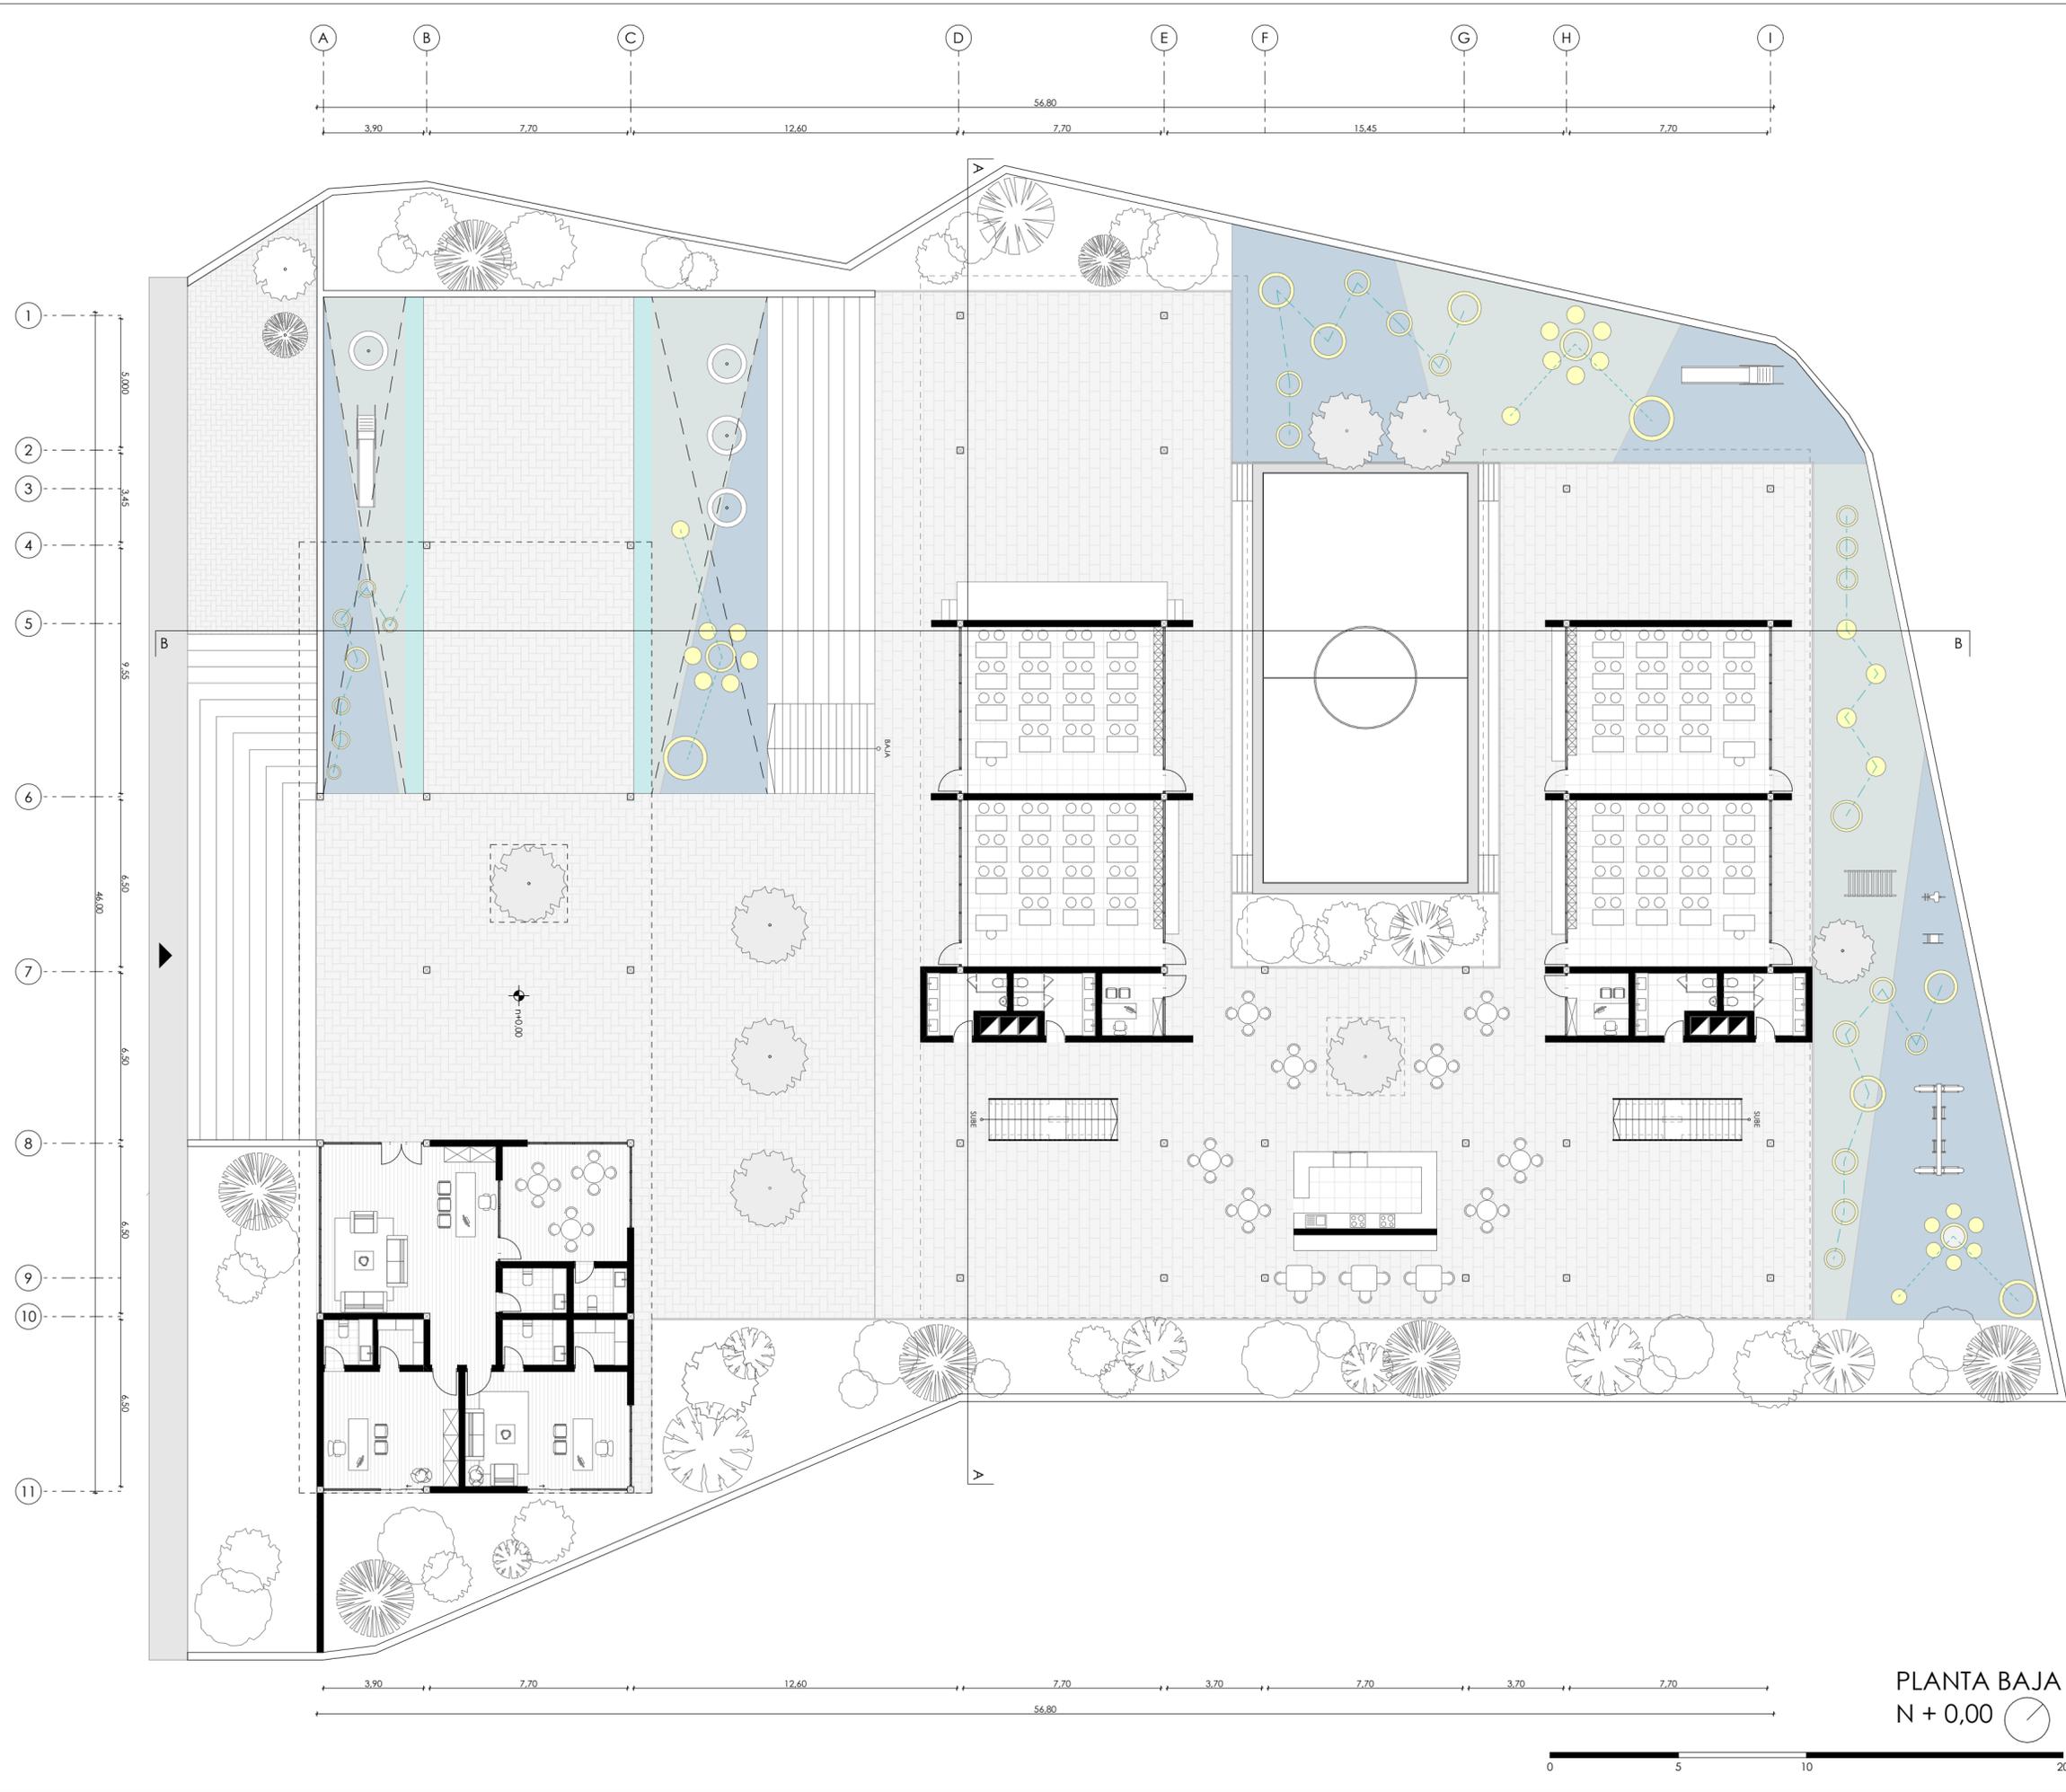

PROYECTO ARQUITECTÓNICO PARA LA ESCUELA DE EDUCACIÓN BÁSICA CATALINA GUERRERO, EN LA PARROQUIA DEL VALLE, CUENCA.	
TEMA: PROYECTO A MEDIANA ESCALA	
ESCALA: 1: 175	
OBSERVACIONES:	
Diseño: Pamela Amoroso / Jorge Muñoz C Dibujo: Pamela Amoroso / Jorge Muñoz C Revisión: Arq. Rubén Culcay	
Est. Pamela Amoroso Cédula: 0302337209	Est. Jorge Muñoz C Cédula: 0106067945
CONTIENE: PLANTA BAJA N +0,00	
Cuenca, 14/06/2024	
A2-03	

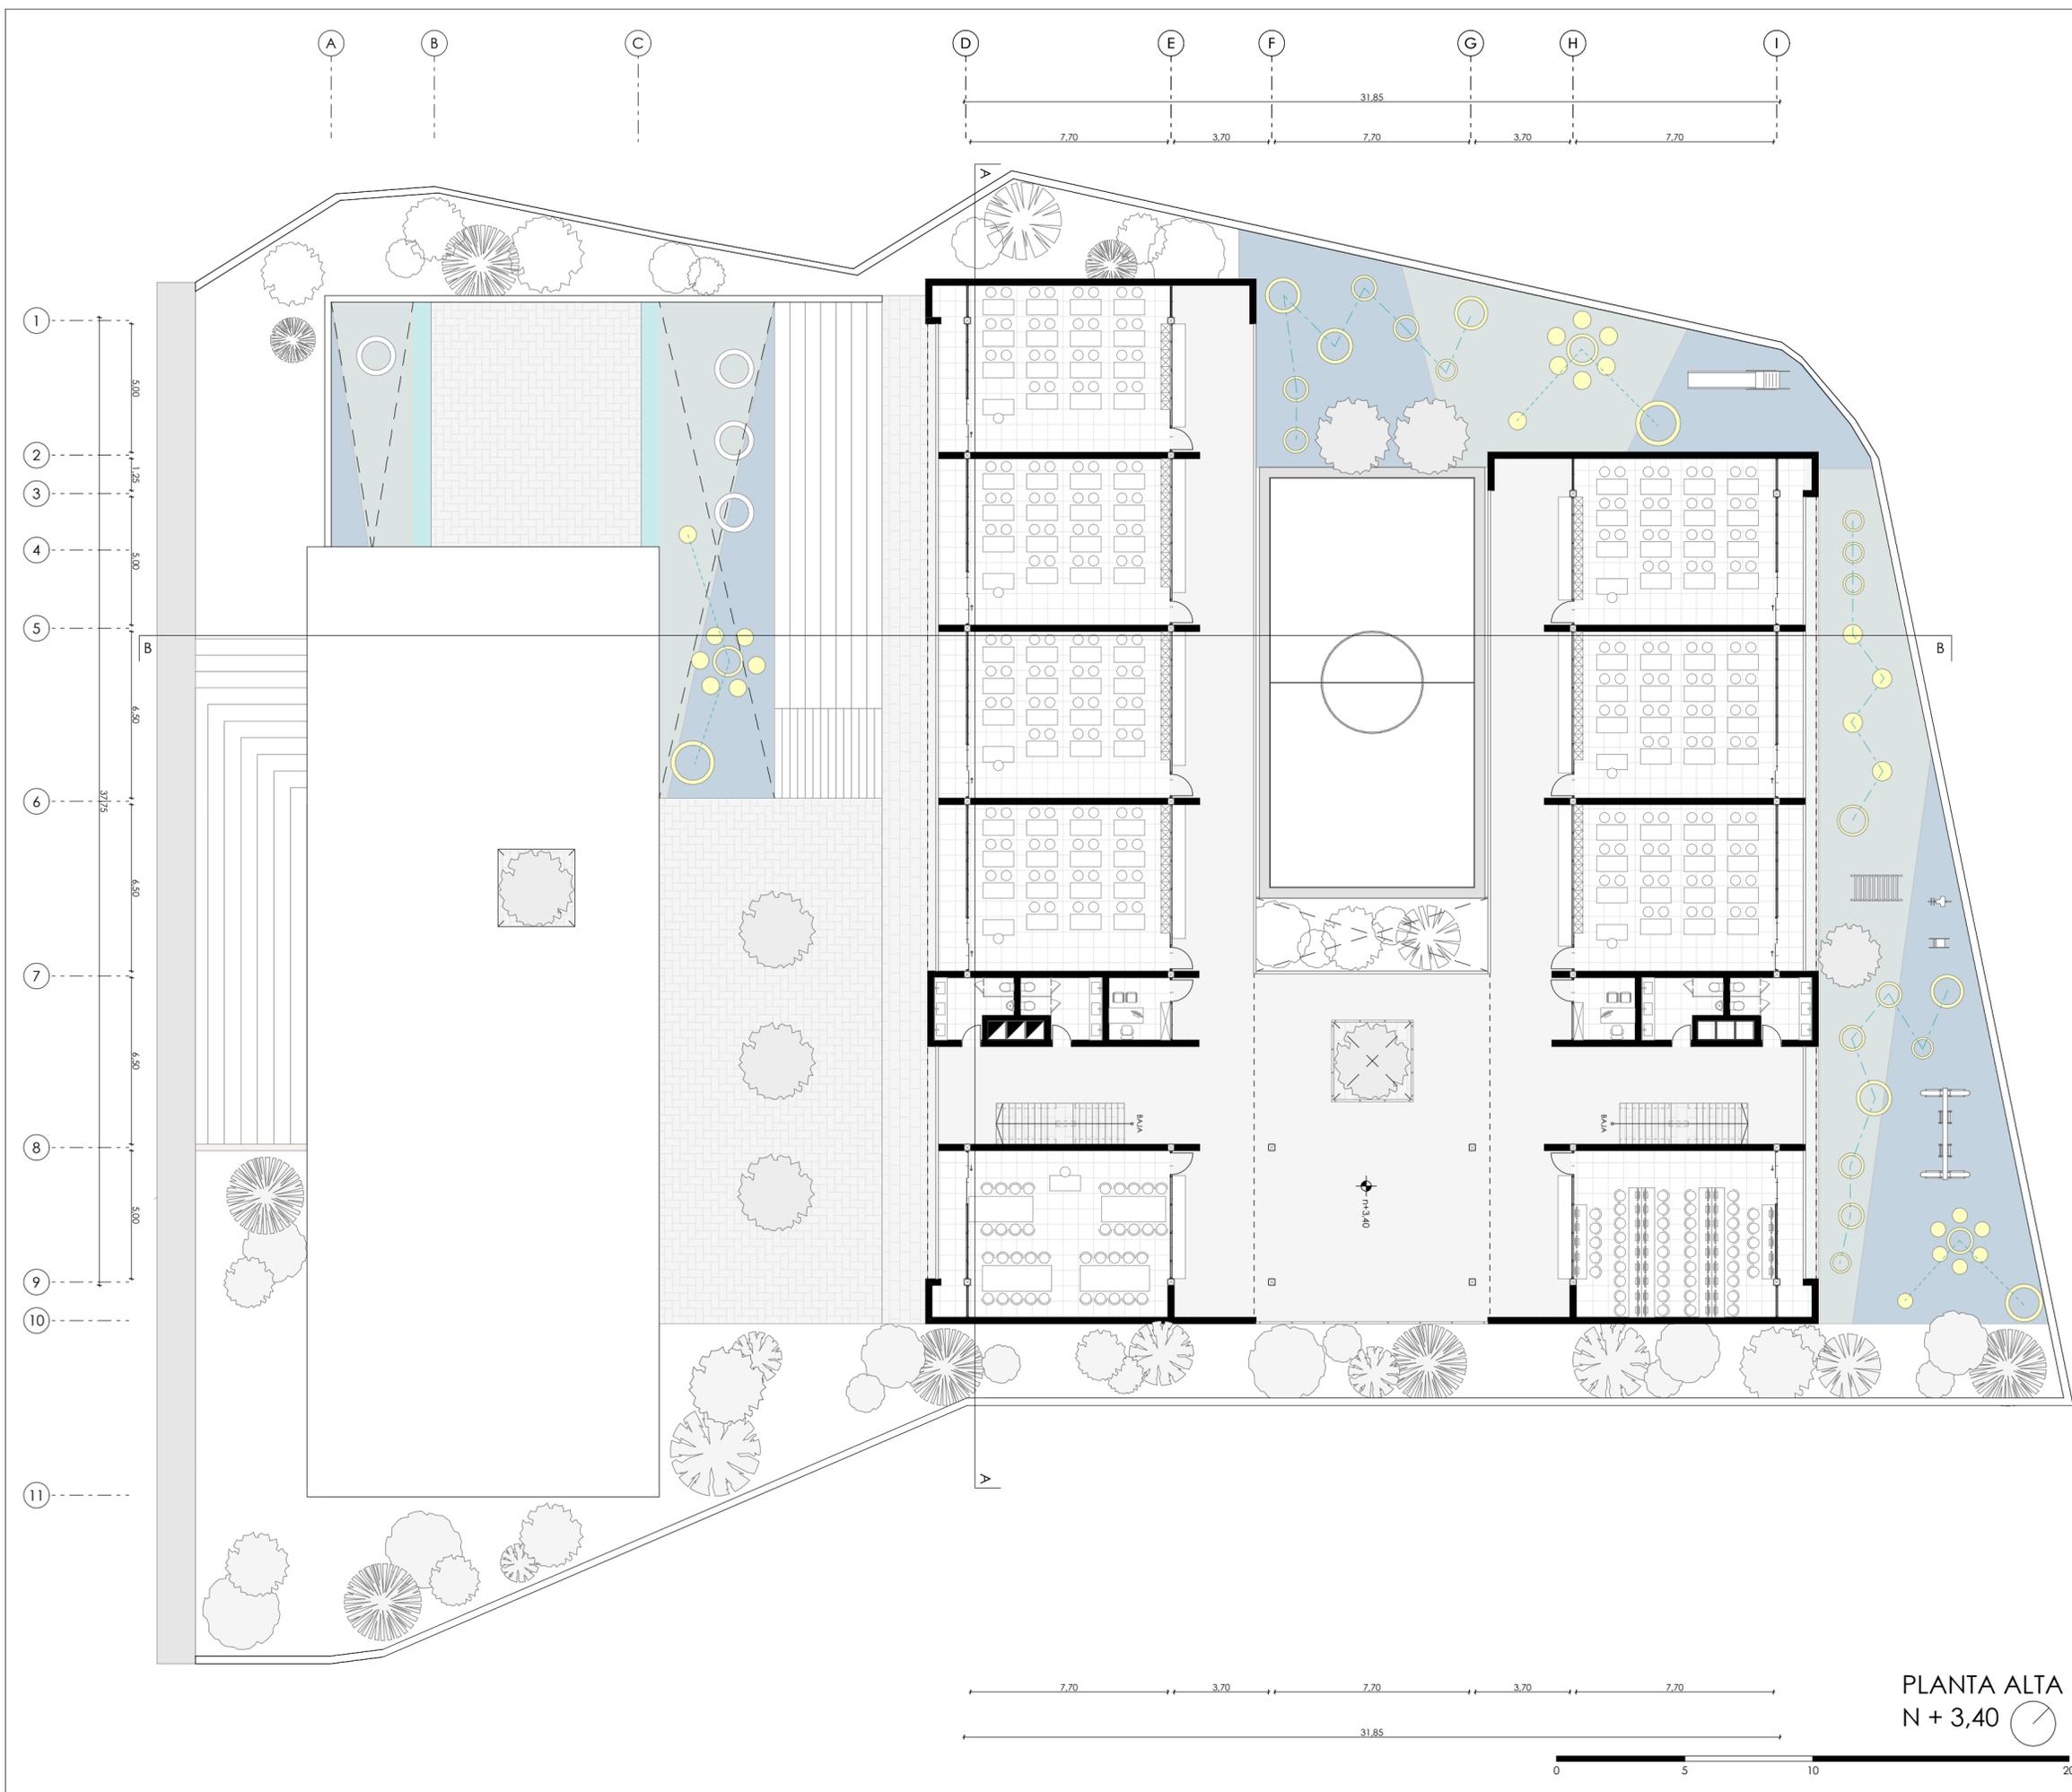

PLANTA ALTA  
N + 3,40

PROYECTO ARQUITECTÓNICO PARA LA ESCUELA DE EDUCACIÓN BÁSICA CATALINA GUERRERO, EN LA PARROQUIA DEL VALLE, CUENCA.

TEMA: PROYECTO A MEDIANA ESCALA

ESCALA: 1: 175

OBSERVACIONES:


Diseño: Pamela Amoroso / Jorge Muñoz C  
Dibujo: Pamela Amoroso / Jorge Muñoz C  
Revisión: Arq. Rubén Culcay

Est. Pamela Amoroso Cédula: 0302337209  
Est. Jorge Muñoz C Cédula: 0106067945

CONTIENE:  
PLANTA ALTA  
N + 3,40

Cuenca, 14/06/2024


A2-04

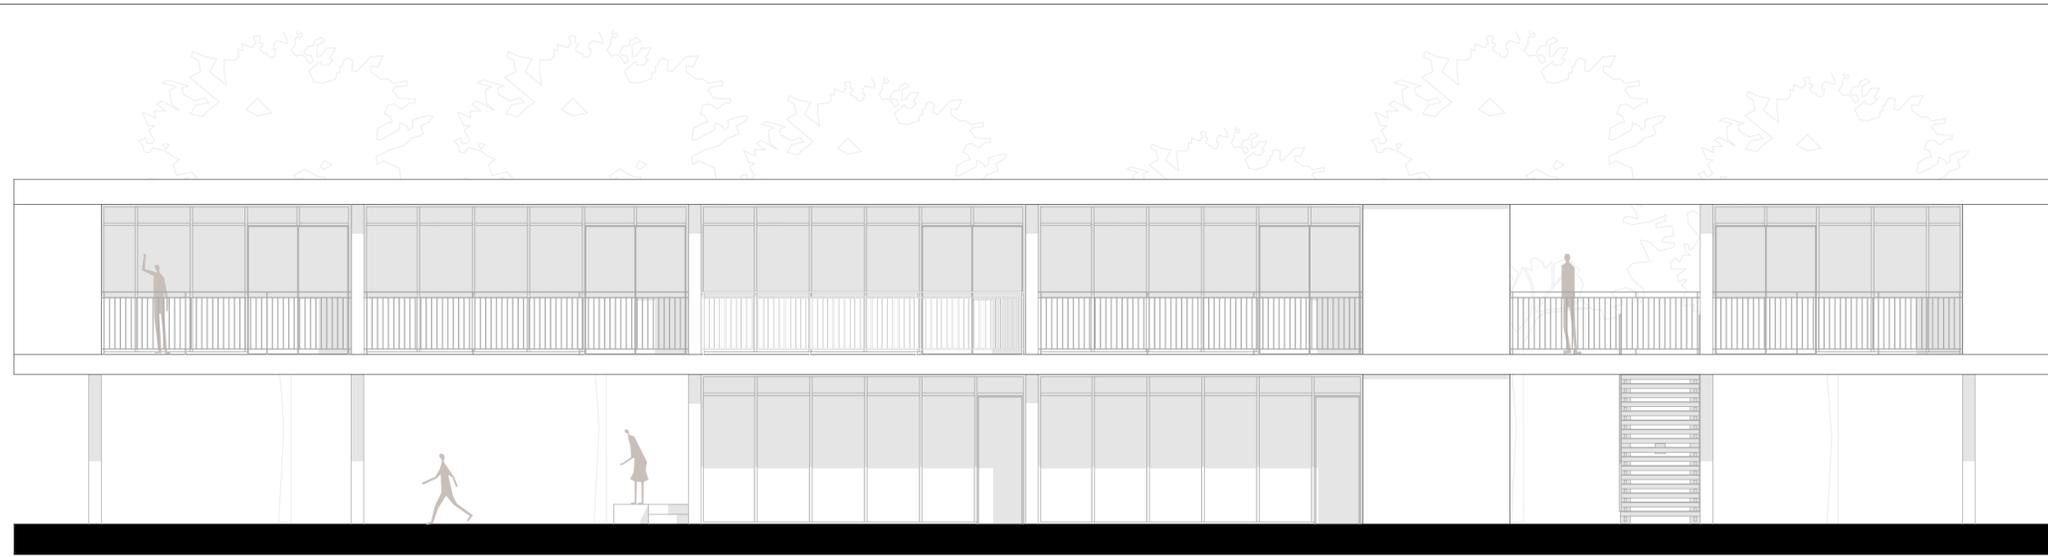

ELEVACIÓN FRONTAL  
BLOQUE EDUCACIÓN BÁSICA  
ESC 1:100



SECCIÓN A-A TRANSVERSAL  
BLOQUE EDUCACIÓN BÁSICA  
ESC 1:100

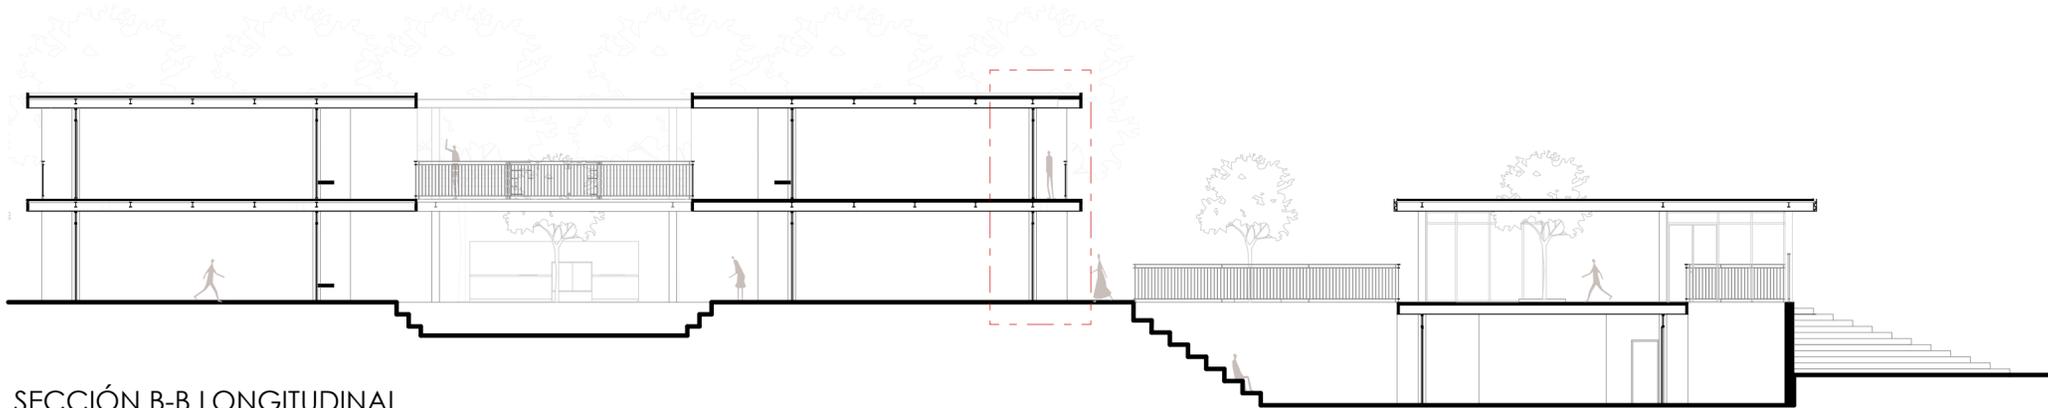


SECCIÓN B-B LONGITUDINAL  
BLOQUE EDUCACIÓN BÁSICA  
ESC 1:150


n+ 6,80  
n+ 3,40  
n+ 0,00

n+ 6,80  
n+ 3,40  
n+ 0,00

n+ 6,80  
n+ 3,40  
n+ 0,00

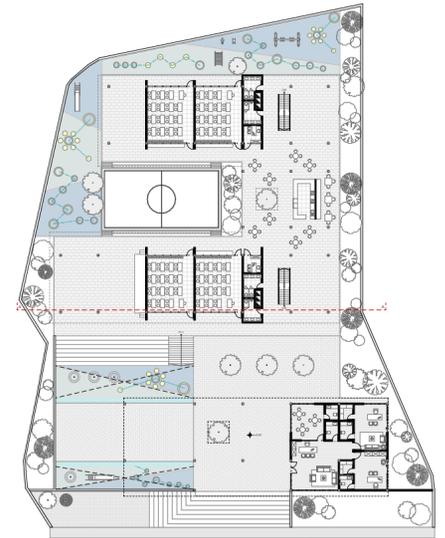

Planta Referencia  
Sección A-A

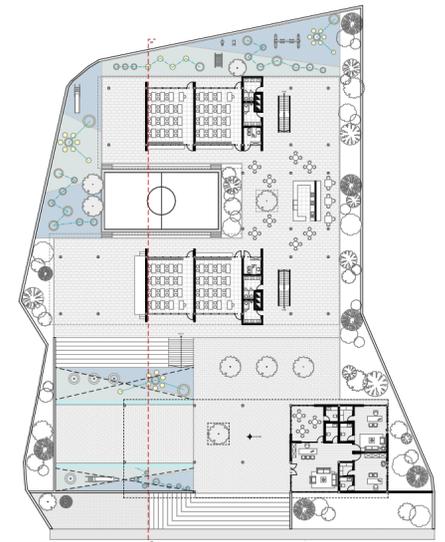

Planta Referencia  
Sección B-B

PROYECTO ARQUITECTÓNICO PARA LA ESCUELA DE EDUCACIÓN BÁSICA CATALINA GUERRERO, EN LA PARROQUIA DEL VALLE, CUENCA.

TEMA: PROYECTO A MEDIANA ESCALA

ESCALA: Varias

OBSERVACIONES:


Diseño: Pamela Amoroso / Jorge Muñoz C  
Dibujo: Pamela Amoroso / Jorge Muñoz C  
Revisión: Arq. Rubén Culcay

Est. Pamela Amoroso Cédula: 0302337209 Est. Jorge Muñoz C Cédula: 0106067945


CONTIENE:  
ALZADOS Y SECCIONES

Cuenca, 14/06/2024


A2-05

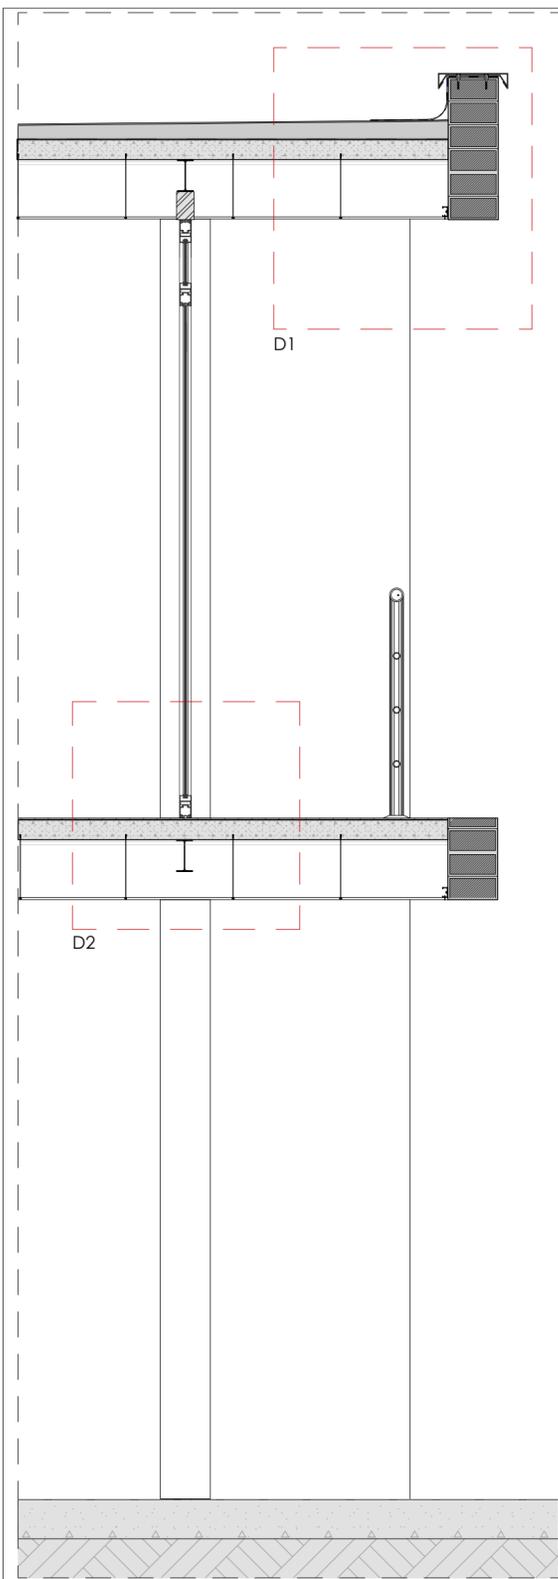

SECCIÓN CONSTRUCTIVA  
ESC 1:25

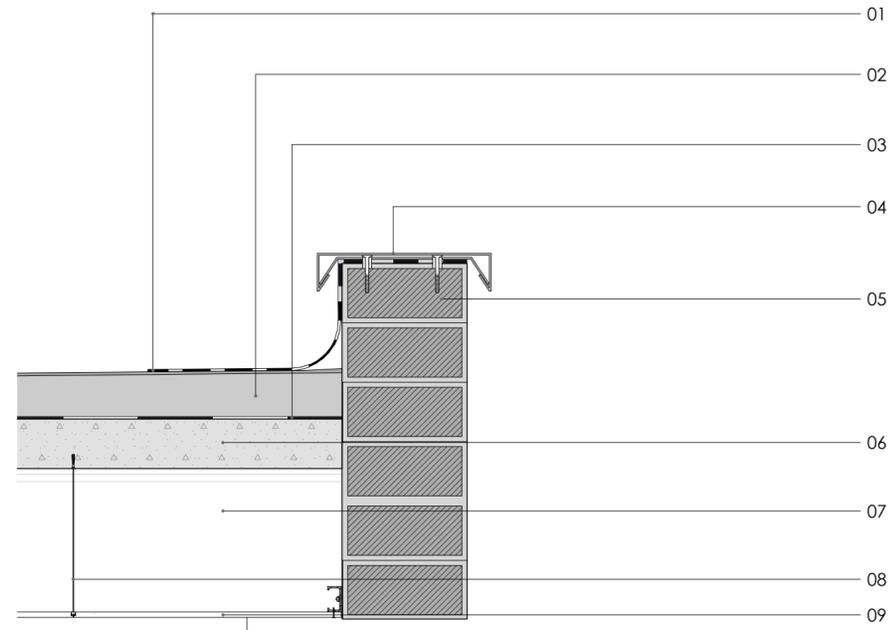


DETALLE 1  
ESC 1:10

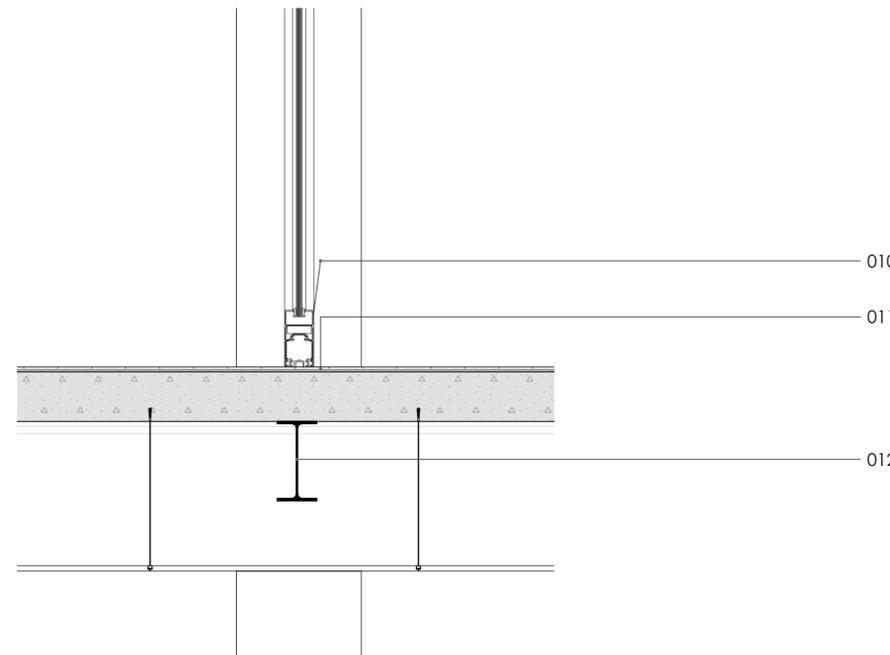


DETALLE 2  
ESC 1:10

**LISTADO DE MATERIALES**

- 01. Lamina impermeabilizante Asfáltica e= 3mm. Fijación: Autoadhesiva
- 02. Mortero de nivelación
- 03. Lamina impermeabilizante Asfáltica e= 3mm. Fijación: Autoadhesiva
- 04. Goterón doble de acero galvanizado 20x5 cm e= 9mm
- 05. Mampostería de ladrillo panelón artesanal vertical
- 06. Losa de placa colaborante (Estructura Novalosa)
- 07. Viga de Acero IPE 300
- 08. Fijación Cielo raso: Fijado a estructura de acero mediante tornillos de 1 y 2 pulgadas.
- 09. Cielo raso de yeso cartón
- 010. Perfil de aluminio para ventana corrediza
- 011. Piso de Hormigón pulido
- 012. Viga de Acero IPE 160

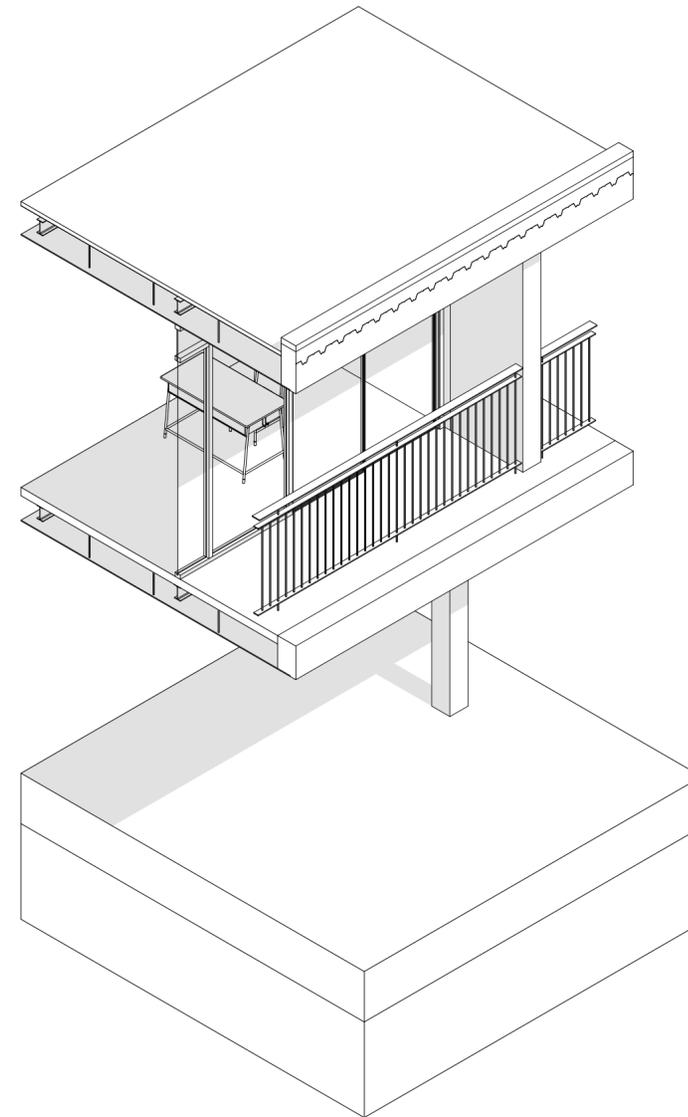

SECCIÓN AXONOMÉTRICA

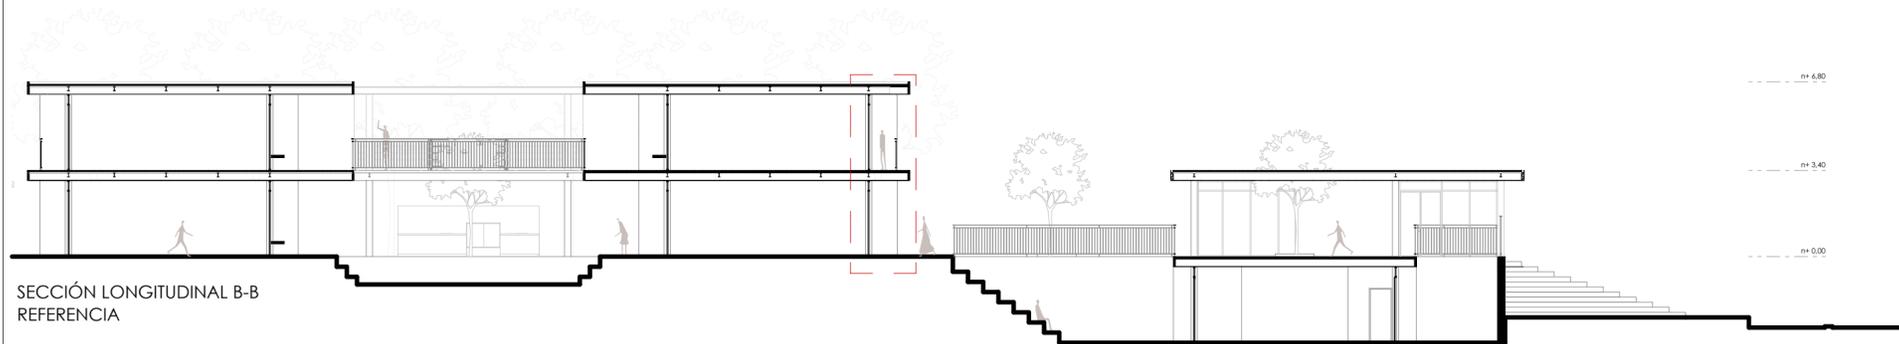

SECCIÓN LONGITUDINAL B-B  
REFERENCIA

PROYECTO ARQUITECTÓNICO PARA LA ESCUELA DE EDUCACIÓN BÁSICA CATALINA GUERRERO, EN LA PARROQUIA DEL VALLE, CUENCA.

TEMA: PROYECTO A MEDIANA ESCALA

ESCALA: Varias

OBSERVACIONES:


Diseño: Pamela Amoroso / Jorge Muñoz C  
Dibujo: Pamela Amoroso / Jorge Muñoz C  
Revisión: Arq. Rubén Culcay

Est. Pamela Amoroso Cédula: 0302337209 Est. Jorge Muñoz C Cédula: 0106067945


CONTIENE:  
SECCIÓN CONSTRUCTIVA Y DETALLE

Cuenca, 14/06/2024


A2-06

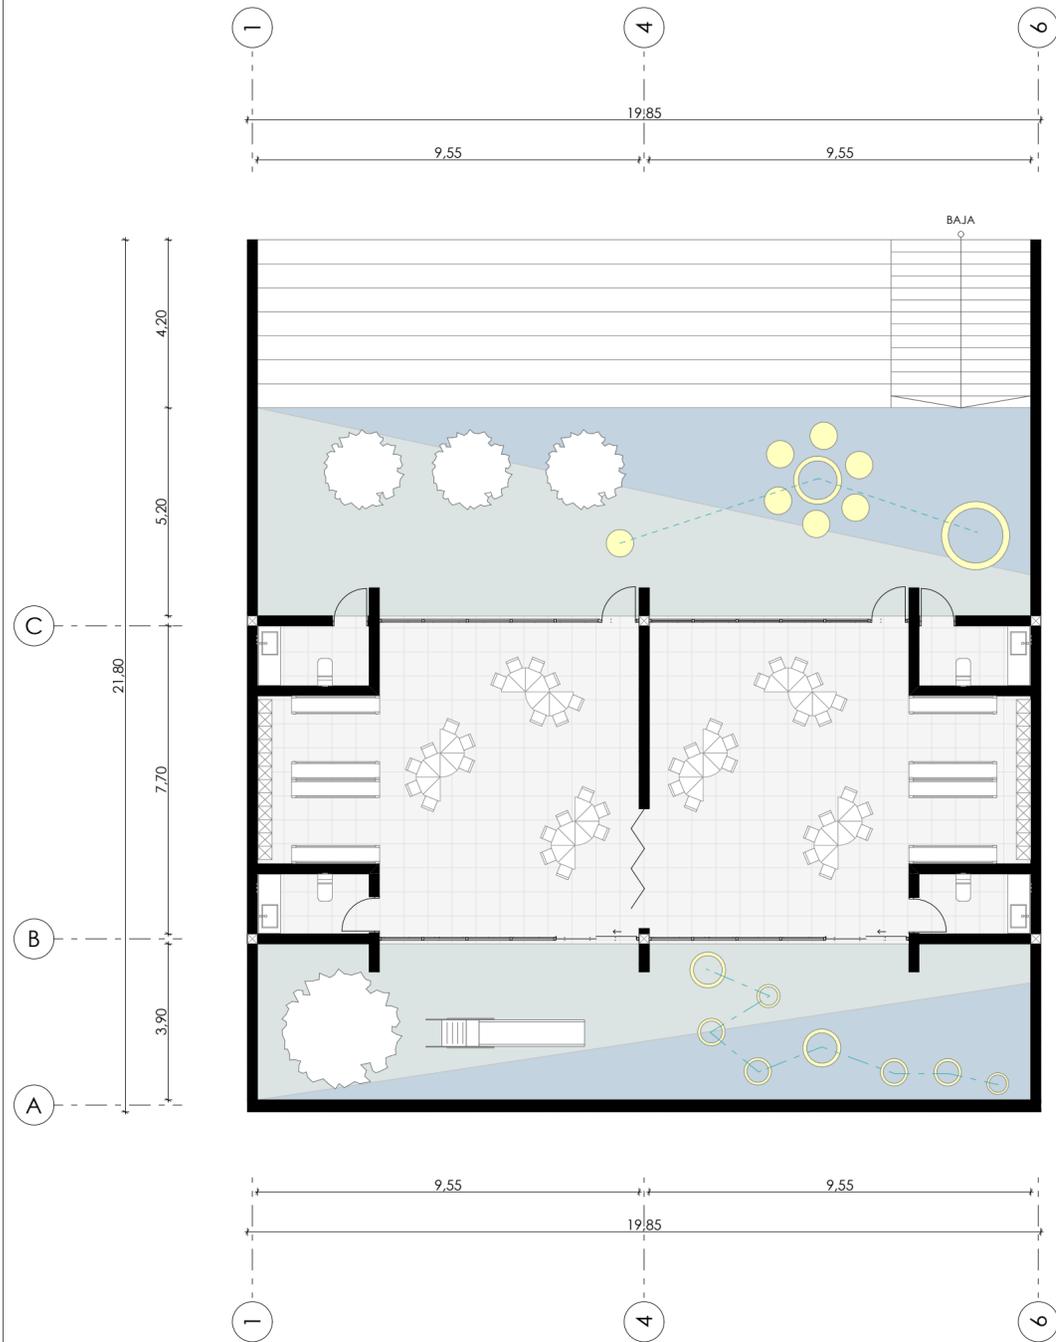


AMPLIACIÓN EDUCACIÓN INICIAL  
N - 3,40  
ESC 1:125

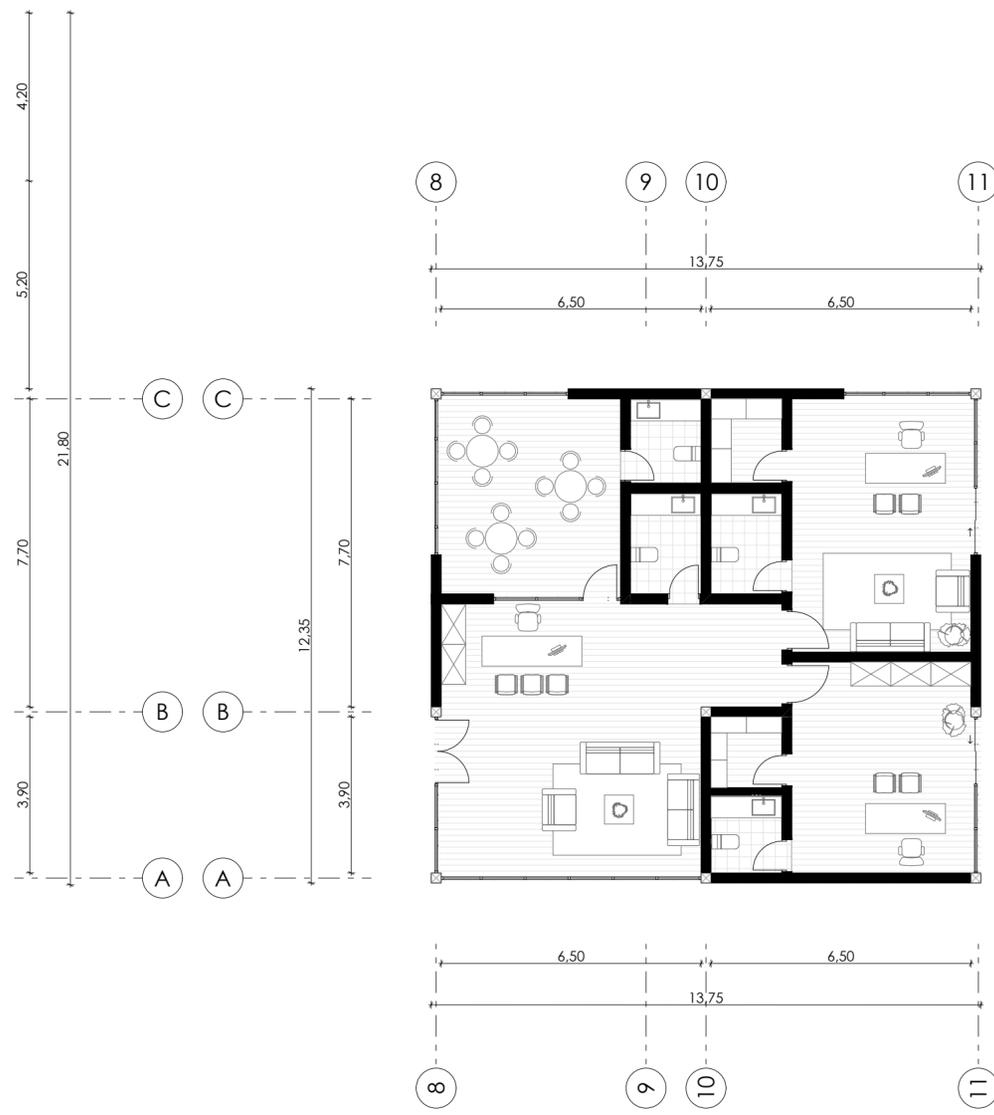

AMPLIACIÓN ADMINISTRACIÓN  
N + 0,00  
ESC 1:125

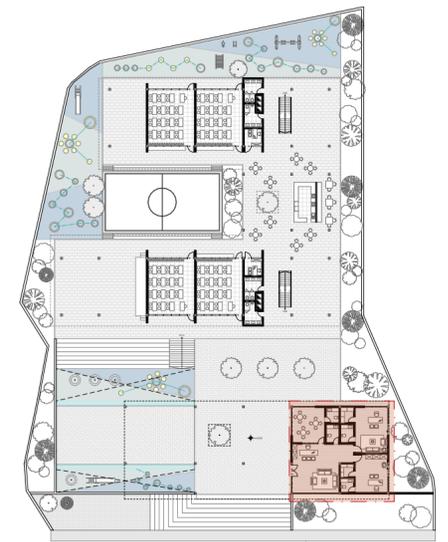

Planta Referencia  
Ampliación Administración

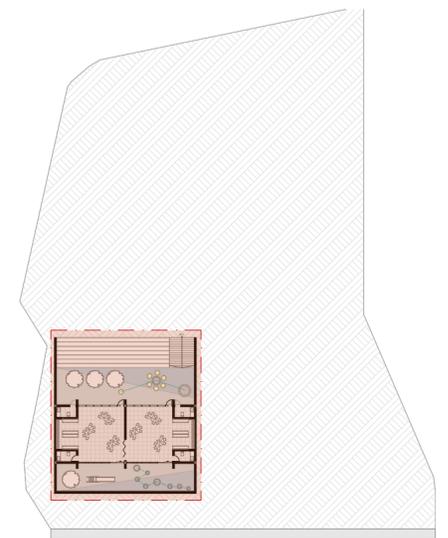

Planta Referencia  
Ampliación Educación Inicial

PROYECTO ARQUITECTÓNICO PARA LA ESCUELA DE EDUCACIÓN BÁSICA CATALINA GUERRERO, EN LA PARROQUIA DEL VALLE, CUENCA.

TEMA: PROYECTO A MEDIANA ESCALA

ESCALA: 1:125

OBSERVACIONES:

Diseño: Pamela Amoroso / Jorge Muñoz C  
Dibujo: Pamela Amoroso / Jorge Muñoz C  
Revisión: Arq. Rubén Culcay






Est. Pamela Amoroso Cédula: 0302337209 Est. Jorge Muñoz C Cédula: 0106067945

CONTIENE:  
AMPLIACIONES DE PLANTAS ARQUITECTÓNICAS


Cuenca, 14/06/2024

A2-07



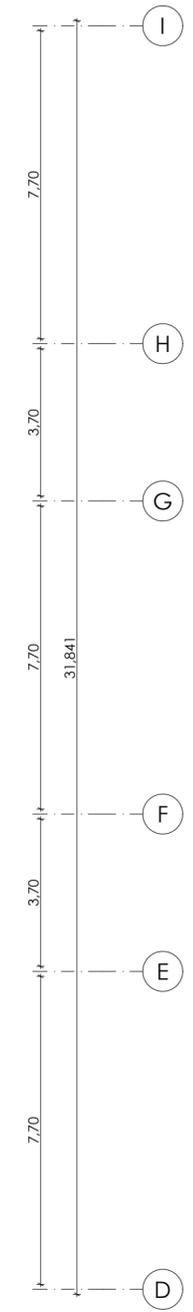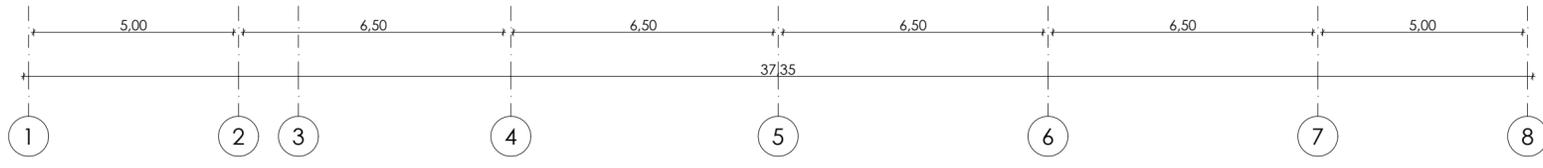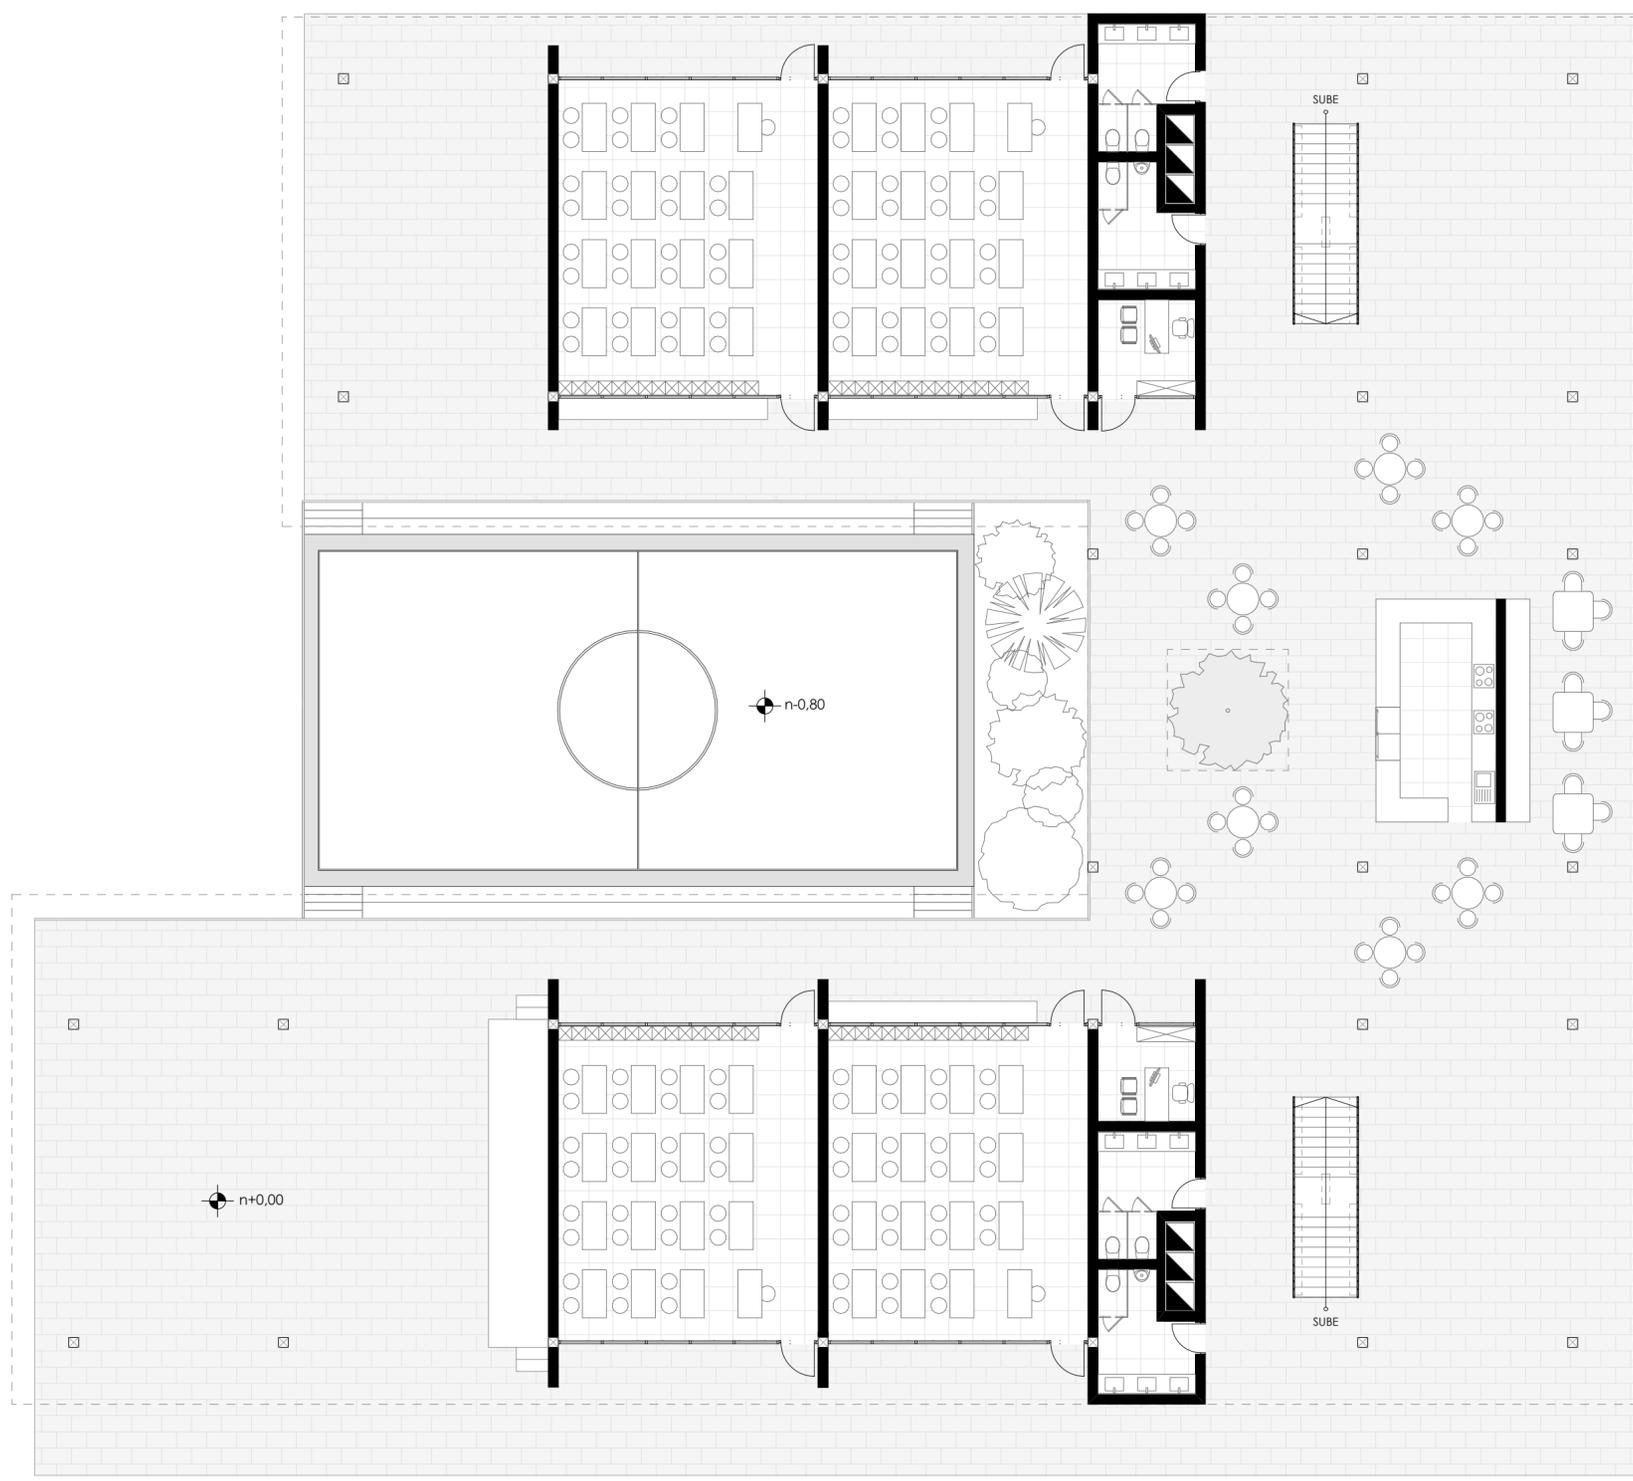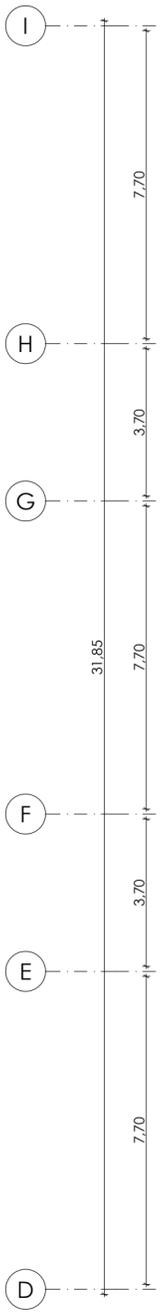
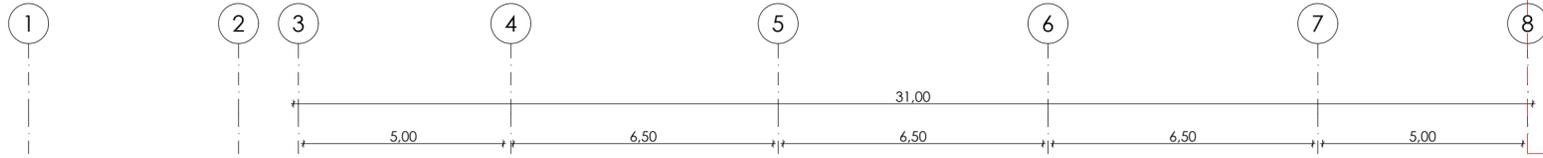


AMPLIACIÓN PLANTA BAJA  
N + 0,00

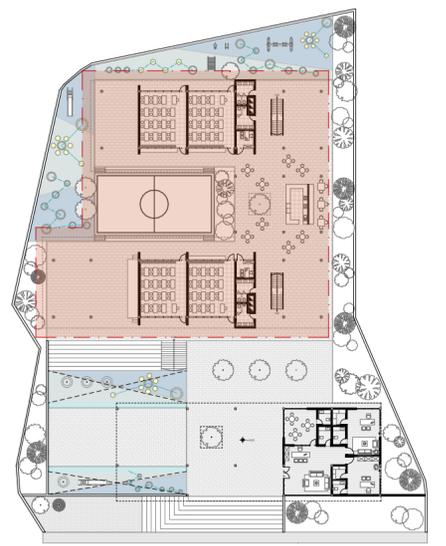

Planta Referencia

PROYECTO ARQUITECTÓNICO PARA LA ESCUELA DE EDUCACIÓN BÁSICA CATALINA GUERRERO, EN LA PARROQUIA DEL VALLE, CUENCA.	
TEMA: PROYECTO A MEDIANA ESCALA	
ESCALA: 1:125	Diseño: Pamela Amoroso / Jorge Muñoz C Dibujo: Pamela Amoroso / Jorge Muñoz C Revisión: Arq. Rubén Culcay
OBSERVACIONES:	
CONTIENE: AMPLIACIONES DE PLANTAS ARQUITECTÓNICAS	
Est. Pamela Amoroso Cédula: 0302337209      Est. Jorge Muñoz C Cédula: 0106067945	
Cuenca, 14/06/2024	
A2-08	

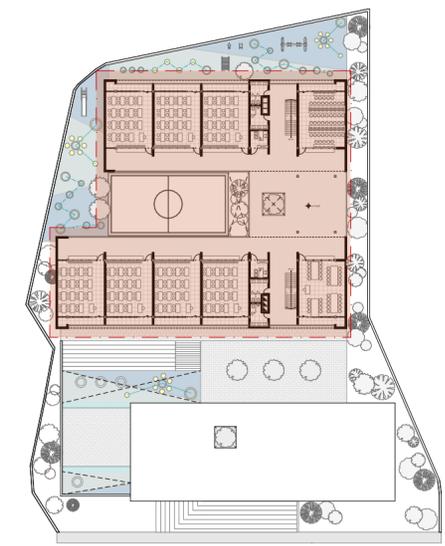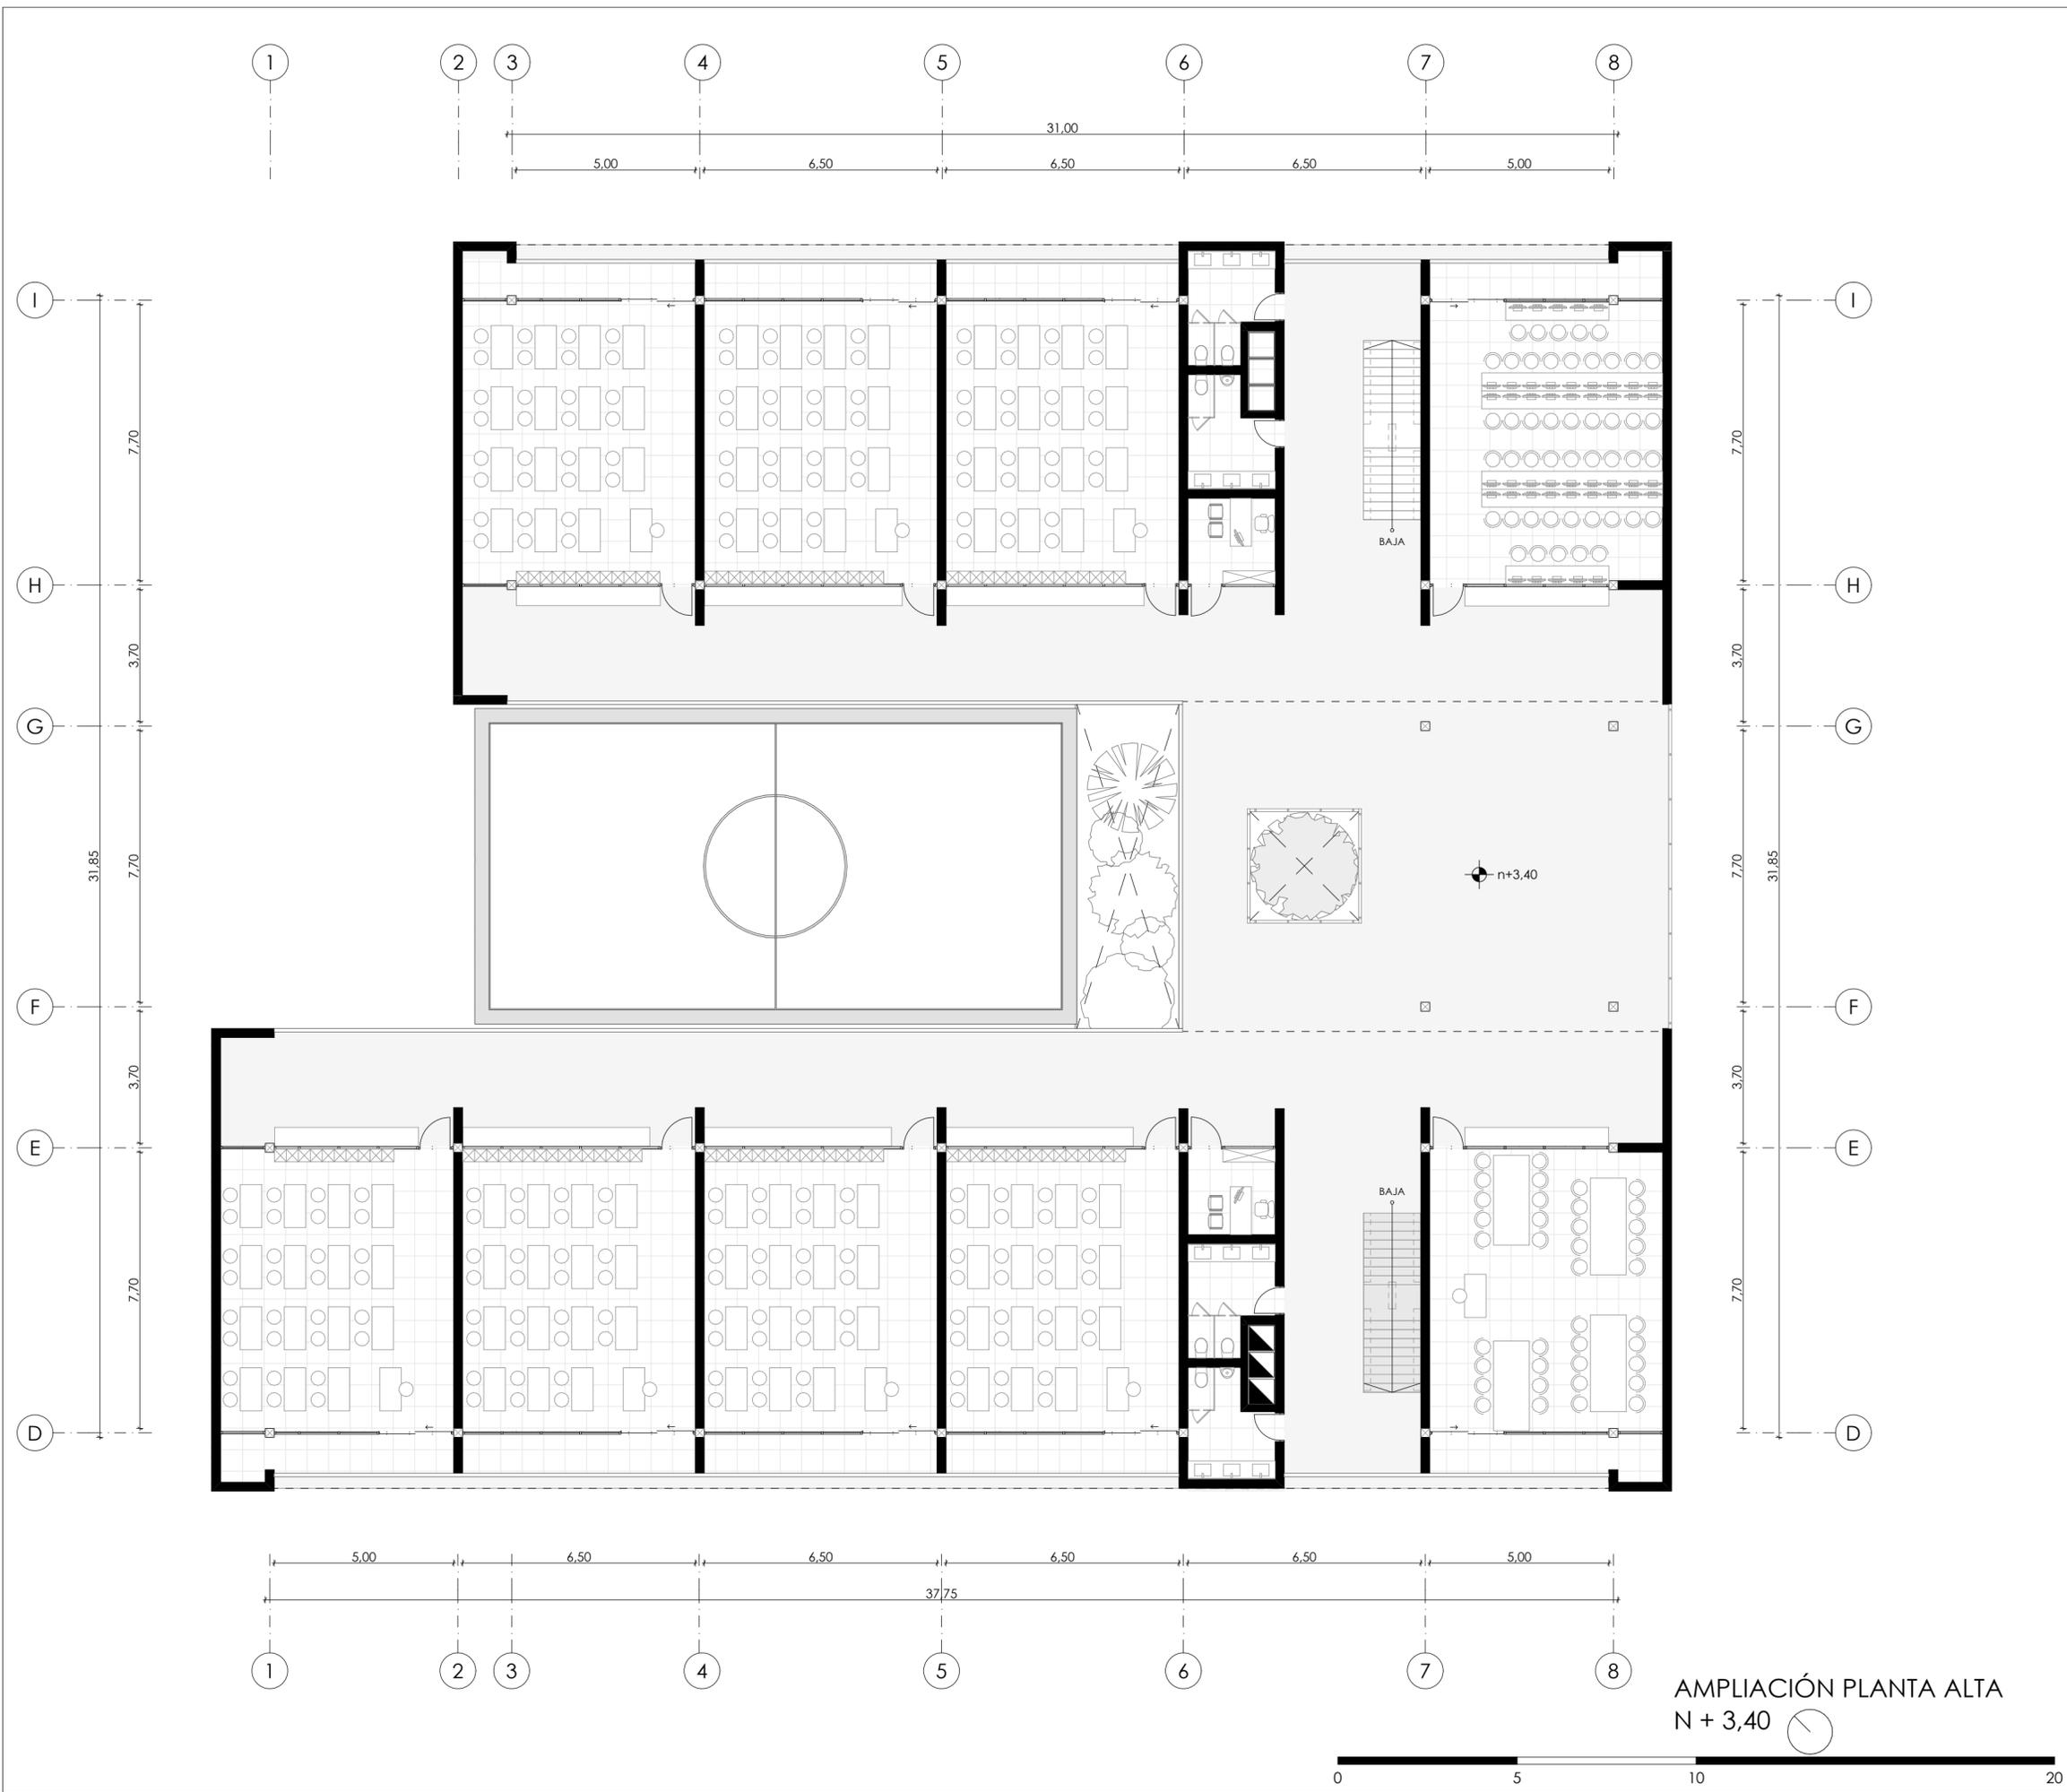

Planta Referencia

PROYECTO ARQUITECTÓNICO PARA LA ESCUELA DE EDUCACIÓN BÁSICA CATALINA GUERRERO, EN LA PARROQUIA DEL VALLE, CUENCA.	
TEMA: PROYECTO A MEDIANA ESCALA	
ESCALA: 1:125	
OBSERVACIONES:	
Diseño: Pamela Amoroso / Jorge Muñoz C Dibujo: Pamela Amoroso / Jorge Muñoz C Revisión: Arq. Rubén Culcay	
Est: Pamela Amoroso Cédula: 0302337209	Est: Jorge Muñoz C Cédula: 0106067945
CONTIENE: AMPLIACIONES DE PLANTAS ARQUITECTÓNICAS	
Cuenca, 14/06/2024	
A2-09	